


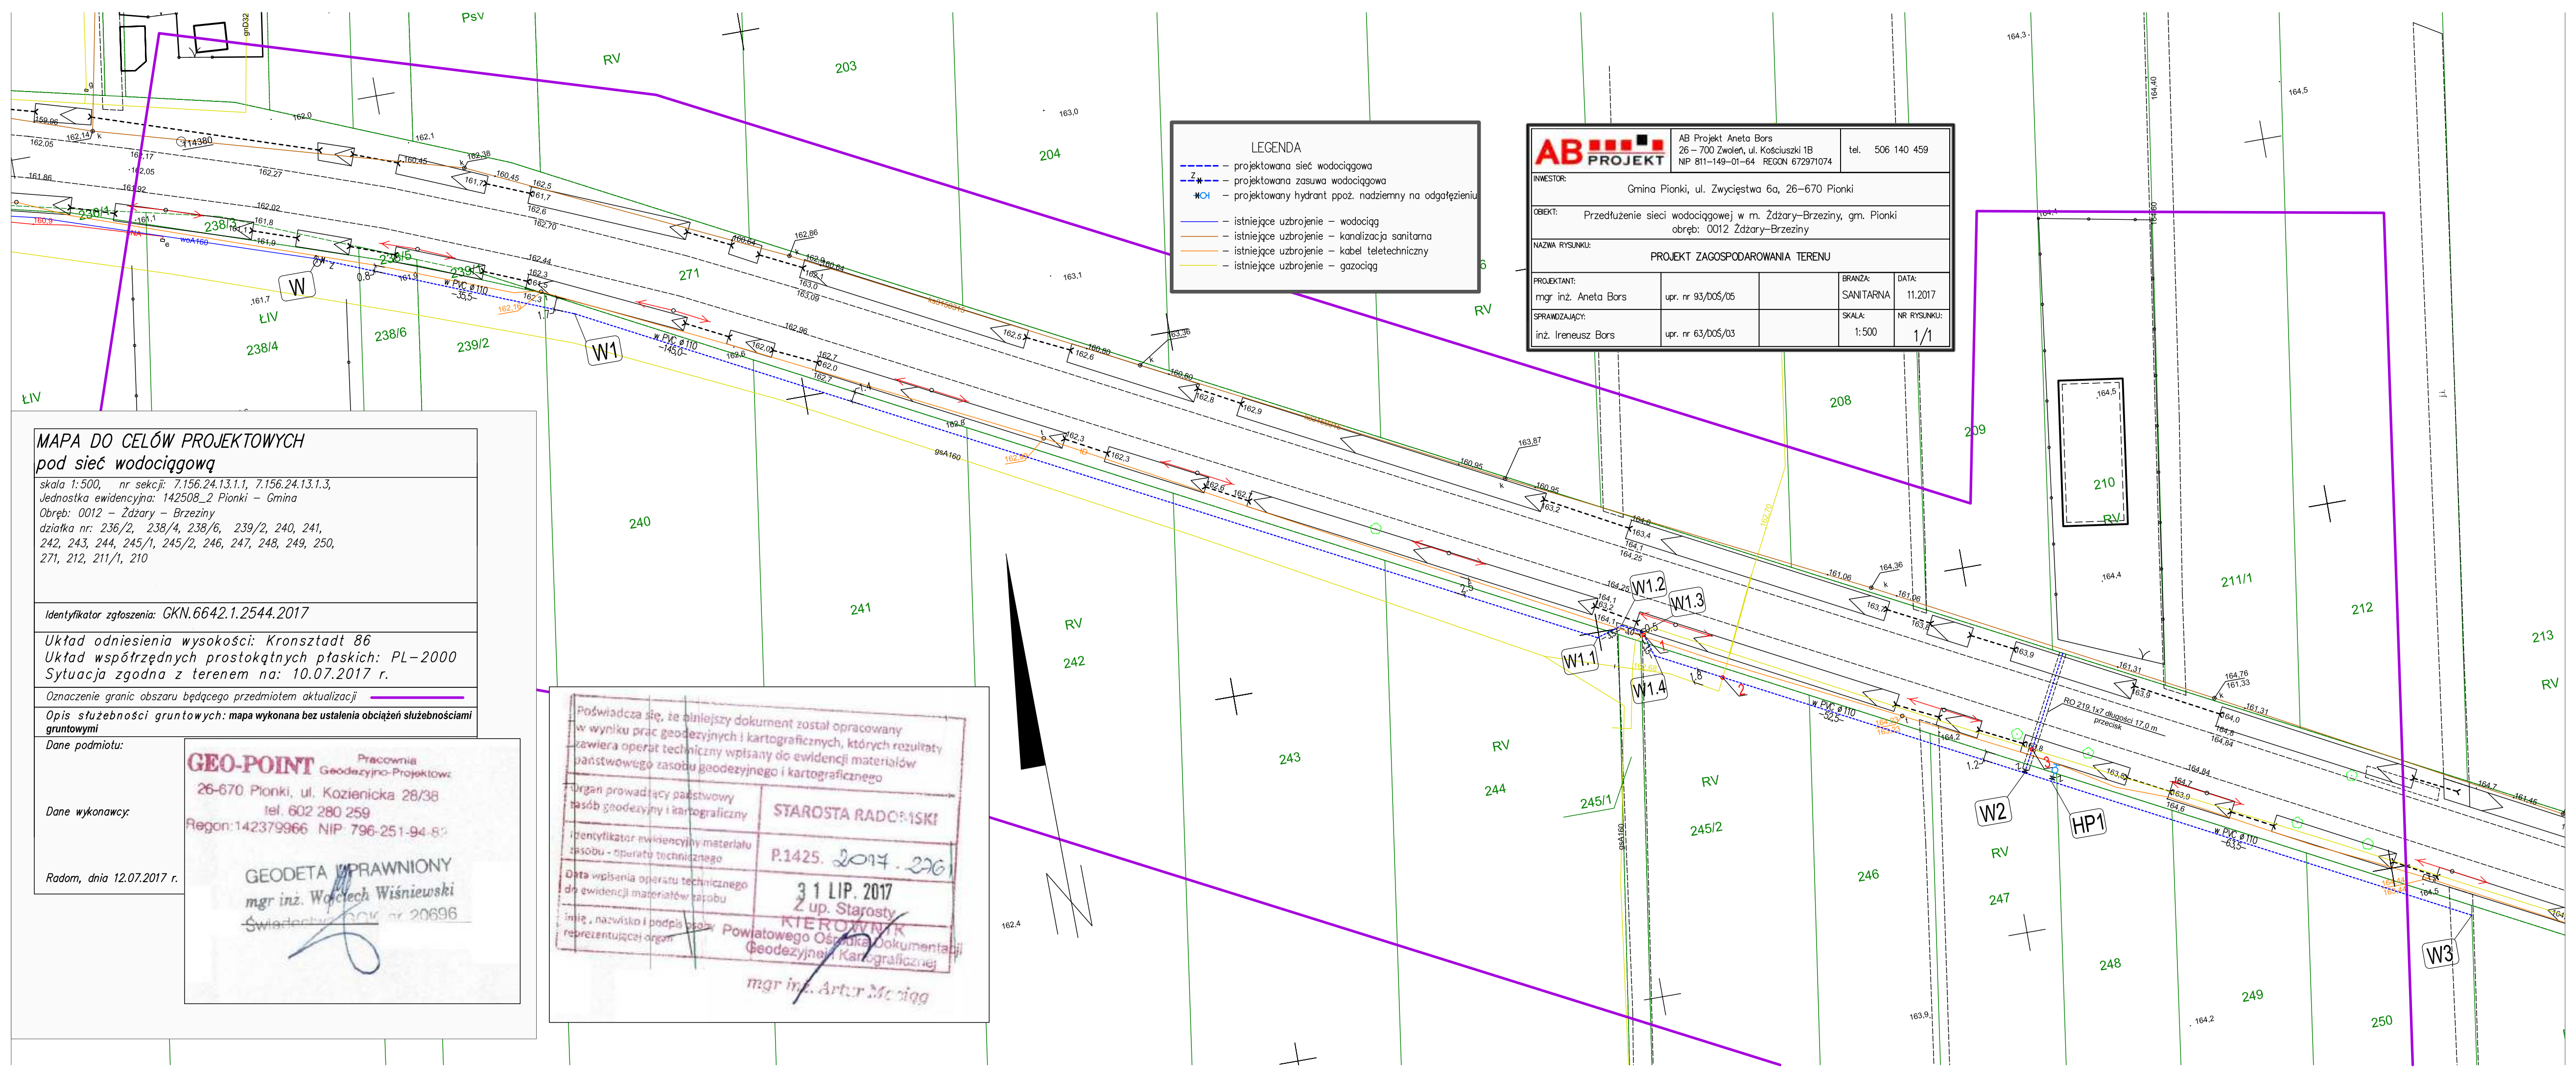

LEGENDA	
	projektowana sieć wodociągowa
	projektowana zasawa wodociągowa
	projektowany hydrant ppoż. nadziemny na odgałęzieniu
	istniejące uzbrojenie – wodociąg
	istniejące uzbrojenie – kanalizacja sanitarna
	istniejące uzbrojenie – kabel teletechniczny
	istniejące uzbrojenie – gazociąg

		AB Projekt Aneta Bors 26 – 700 Zwolen, ul. Kościuszki 1B NIP 811-149-01-64 REGON 672971074		tel. 506 140 459
INWESTOR: Gmina Pionki, ul. Zwycięstwa 6a, 26–670 Pionki				
OBJEKT: Przedłużenie sieci wodociągowej w m. Żdźary-Brzeziny, gm. Pionki obręb: 0012 Żdźary-Brzeziny				
NAZWA RYSUNKU: PROJEKT ZAGOSPODAROWANIA TERENU				
PROJEKTANT: mgr inż. Aneta Bors		upr. nr 93/DOS/05	BRANŻA: SANITARNA	DATA: 11.2017
SPRAWDZAJĄCY: inż. Ireneusz Bors		upr. nr 63/DOS/03	SKALA: 1:500	NR RYSUNKU: 1/1

MAPA DO CELÓW PROJEKTOWYCH
pod sieć wodociągową

skala 1:500, nr sekcji: 7.156.24.13.1.1, 7.156.24.13.1.3,
Jednostka ewidencyjna: 142508_2 Pionki – Gmina
Obręb: 0012 – Żdźary – Brzeziny
działka nr: 236/2, 238/4, 238/6, 239/2, 240, 241,
242, 243, 244, 245/1, 245/2, 246, 247, 248, 249, 250,
271, 212, 211/1, 210

Identyfikator zgłoszenia: GKN.6642.1.2544.2017

Układ odniesienia wysokości: Kronsztadt 86
Układ współrzędnych prostokątnych płaskich: PL-2000
Sytuacja zgodna z terenem na: 10.07.2017 r.

Oznaczenie granic obszaru będącego przedmiotem aktualizacji

Opis służebności gruntowych: mapa wykonana bez ustalenia obciążeń służebnościami
gruntowymi

Dane podmiotu:

Dane wykonawcy:

Radom, dnia 12.07.2017 r.

GEO-POINT Pracownia Geodezyjno-Projektowa
26-670 Pionki, ul. Kozienicka 28/38
tel. 602 280 259
Regon:142379966 NIP:796-251-94-80

GEODETA UPRAWNIONY
mgr inż. Włodzisław Wiśniewski
Świadectwo GKG nr 20696

Poświadczam, że niniejszy dokument został opracowany w wyniku prac geodezyjnych i kartograficznych, których rezultaty zawiera operat techniczny wpisany do ewidencji materiałów państwowego zasobu geodezyjnego i kartograficznego

Organ prowadzący państwowy zasób geodezyjny i kartograficzny	STAROSTA RADOMSKI
Identyfikator ewidencyjny materiału zasobu - operatu technicznego	P.1425. 2017. 236
Data wpisania operatu technicznego do ewidencji materiałów zasobu	3 1 LIP. 2017
Imię, nazwisko i podpis osoby reprezentującej organ	mgr inż. Artur Maciąg